



Schnitt A - A

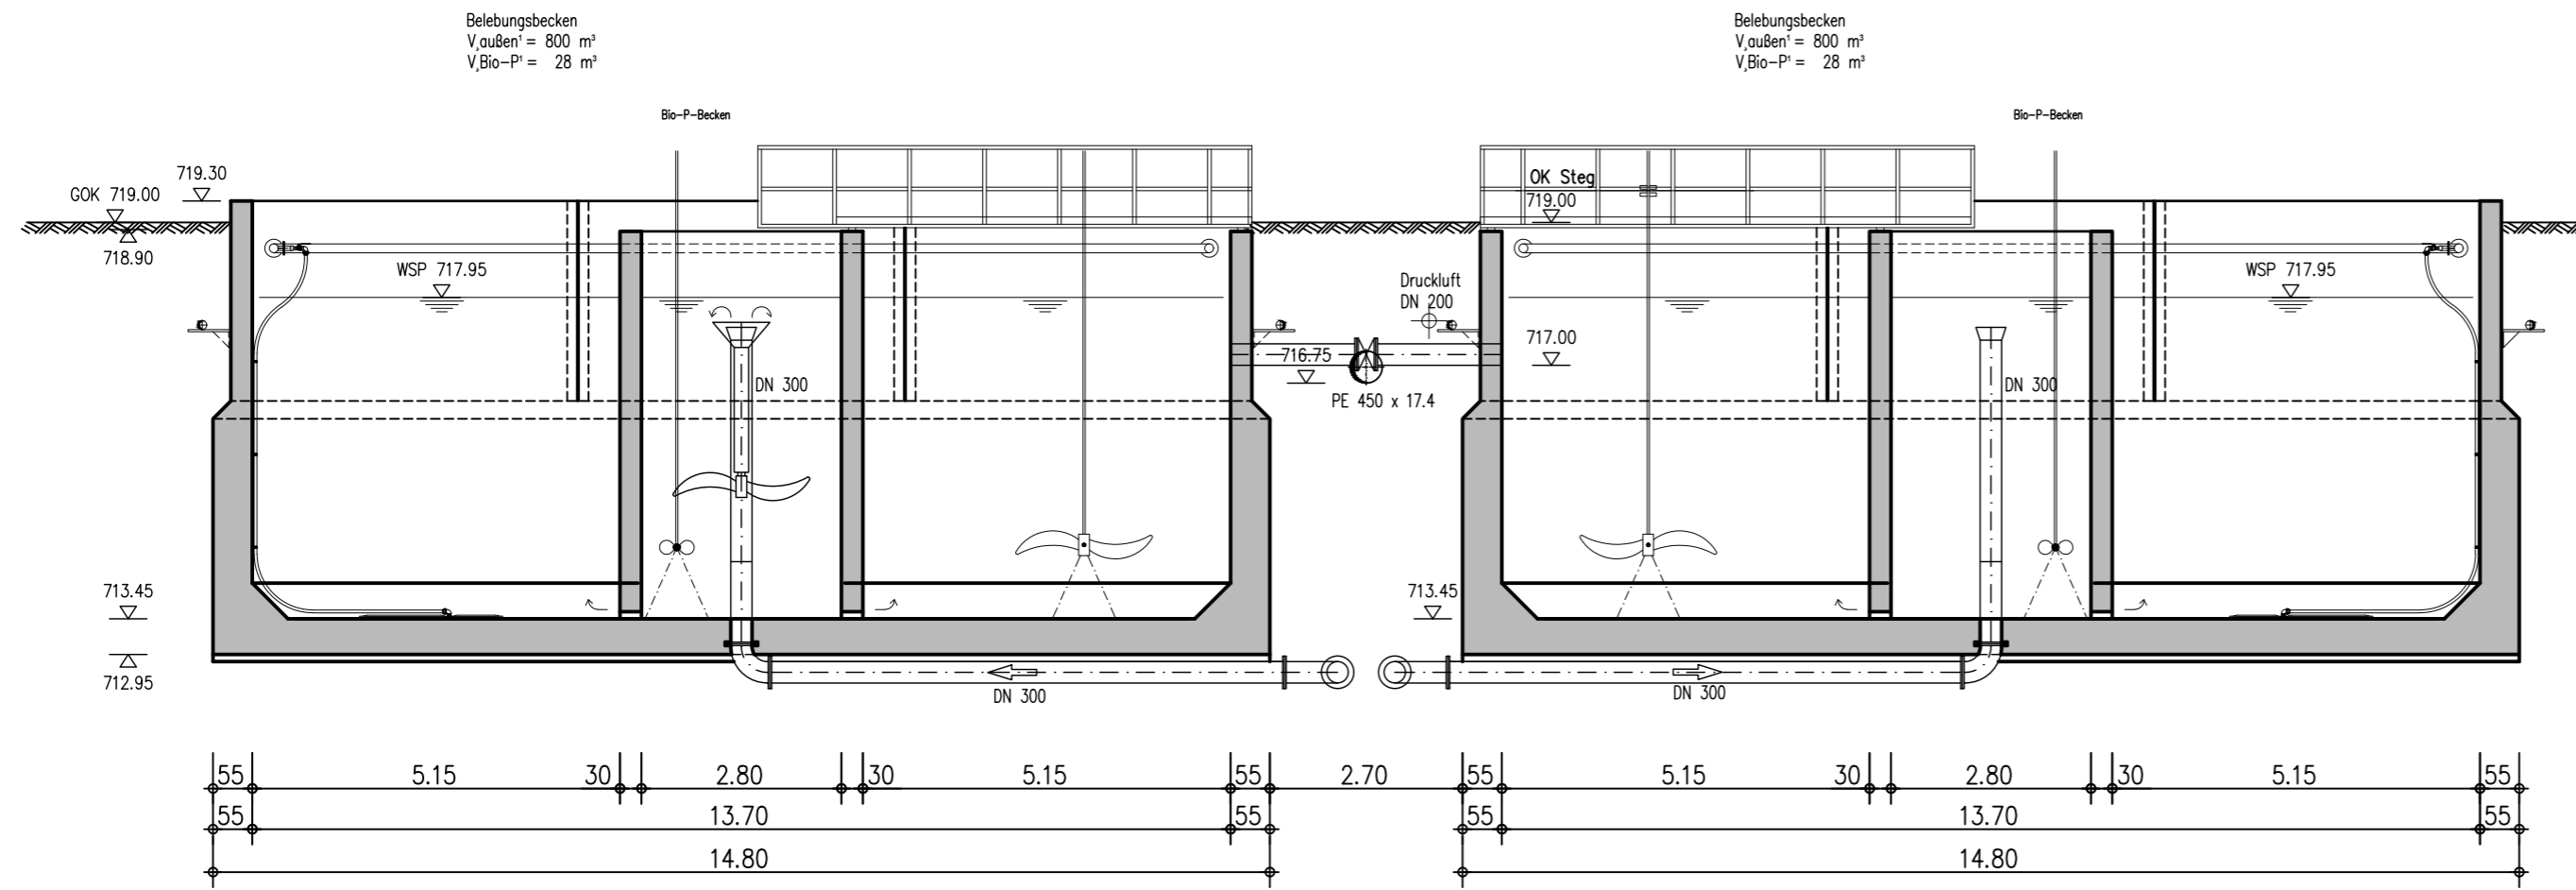

Draufsicht

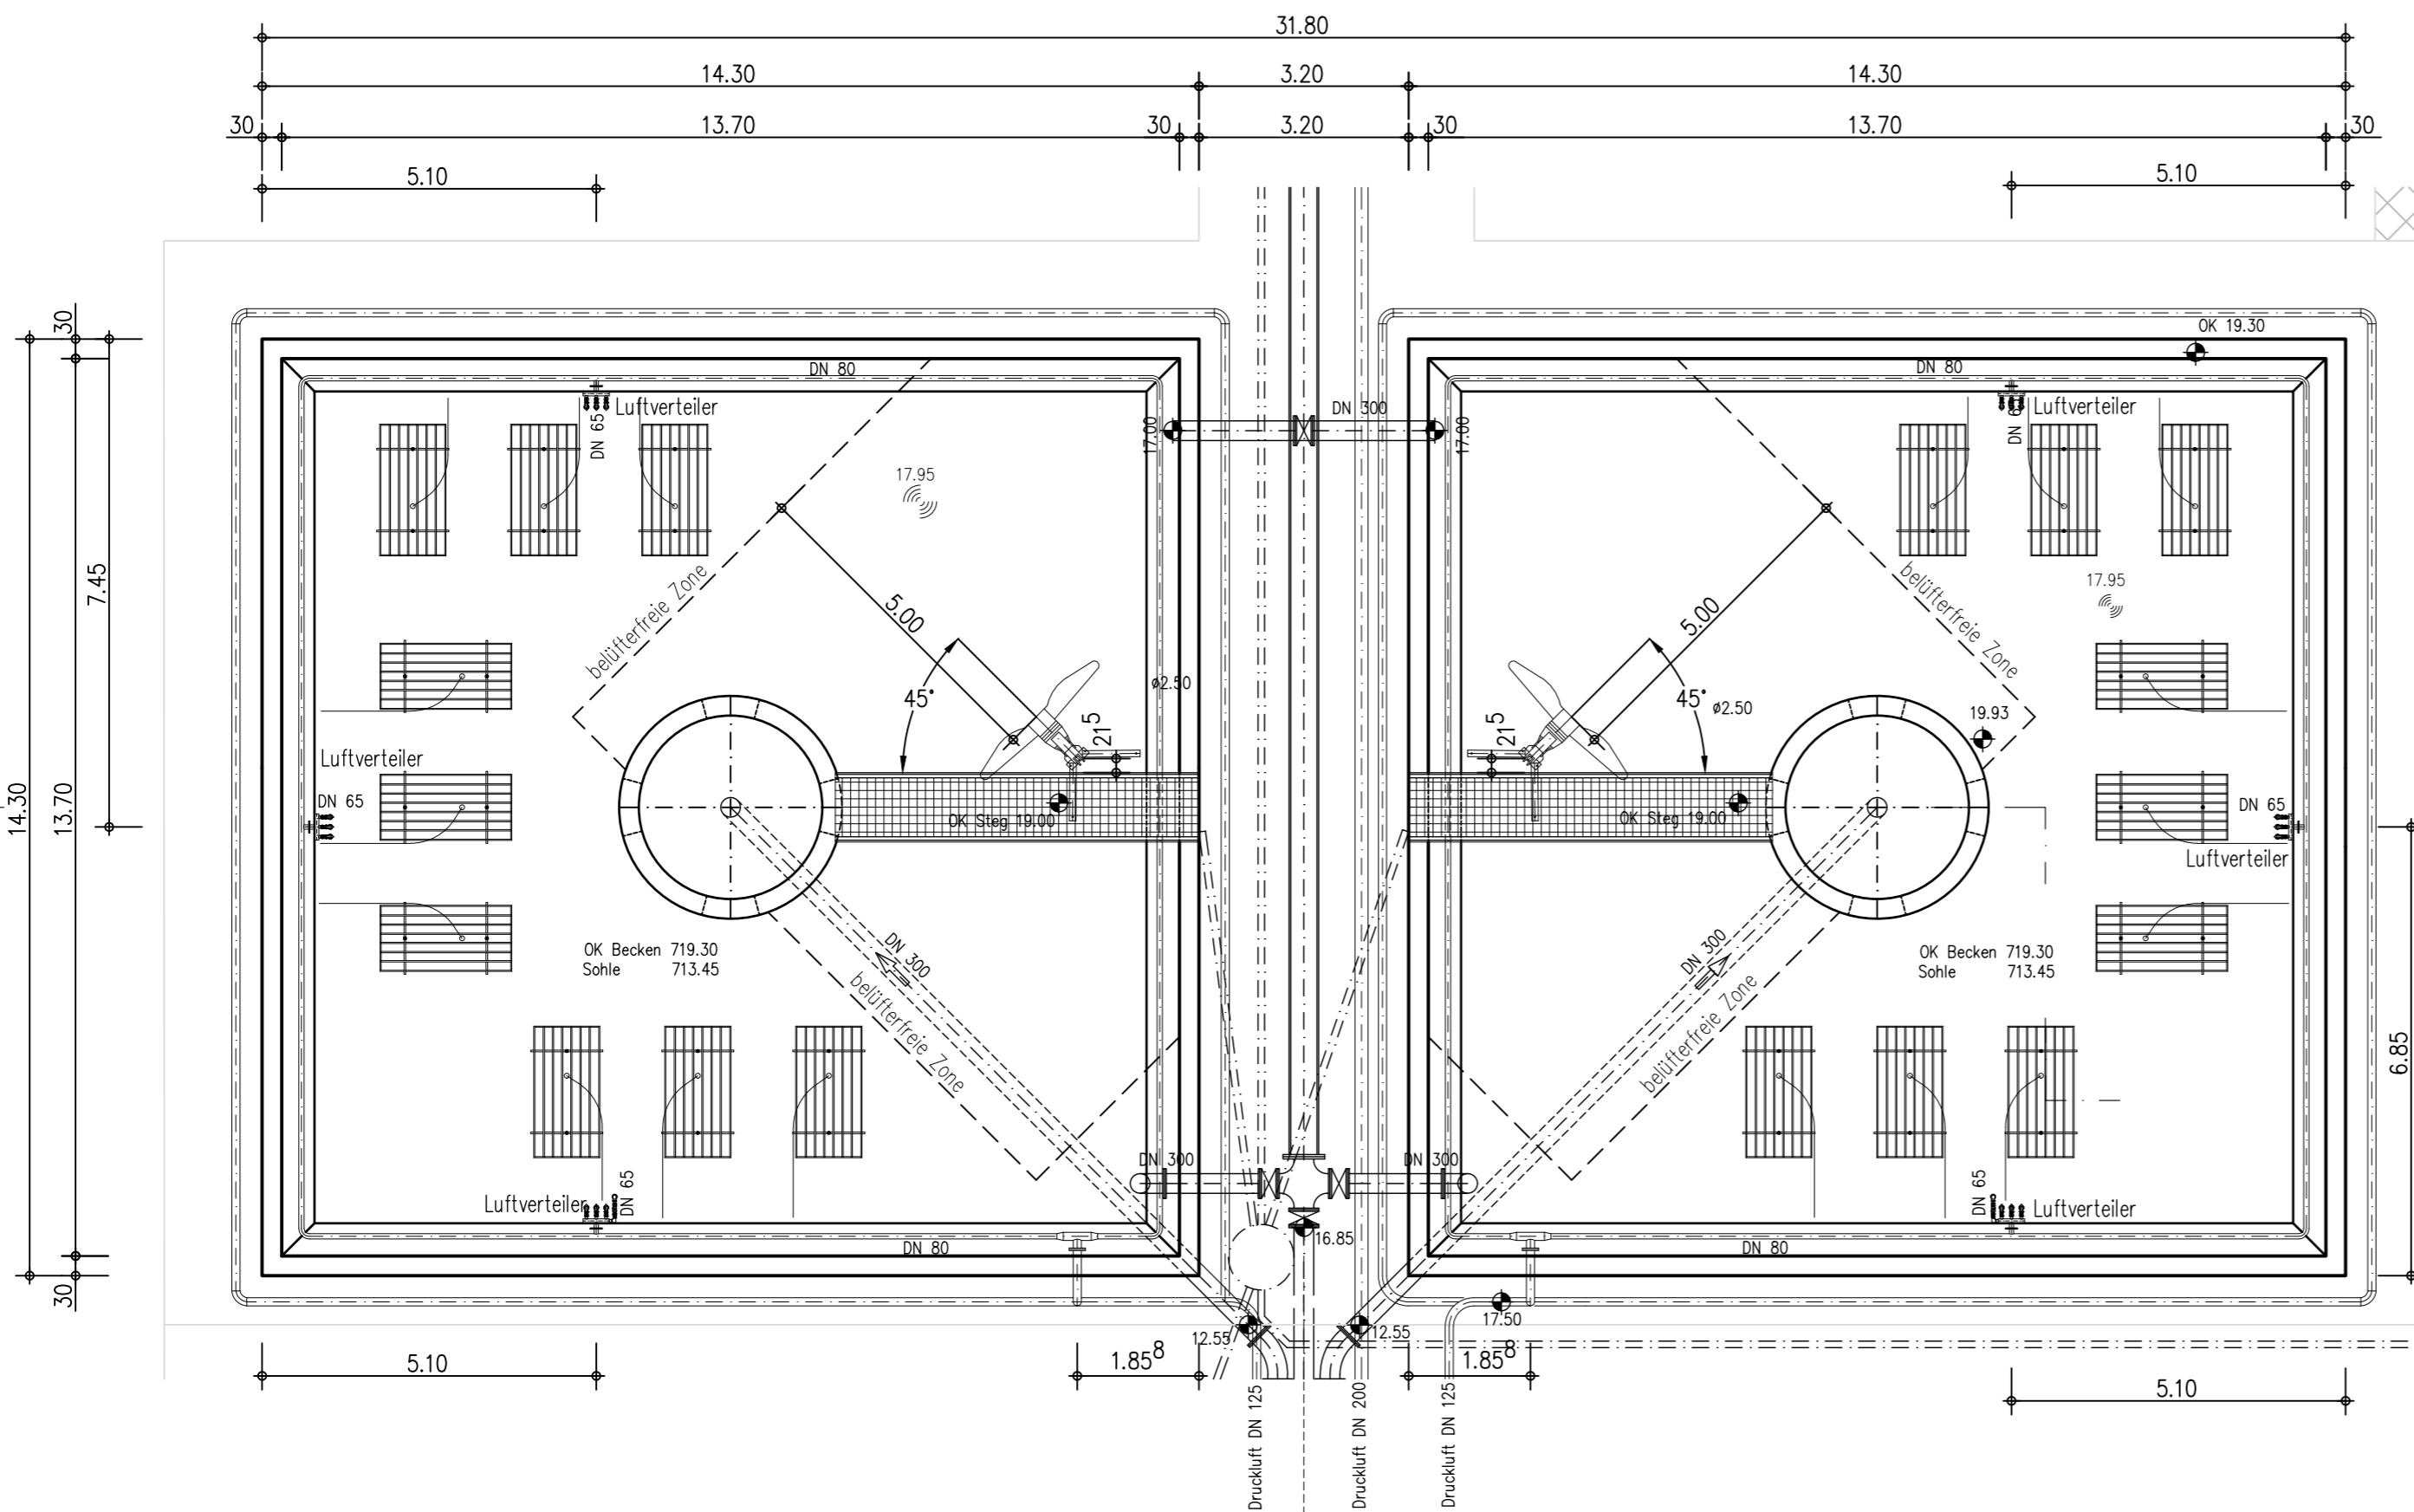

| 04 | | | |
|-------|-------|------|-----------|
| 03 | | | |
| 02 | | | |
| 01 | | | |
| Index | Datum | Name | Bemerkung |

Bauherr **AV Lechbruck-Bernbeuren**

Projekt **Erweiterung der Kläranlage Lechbruck** Projekt-Nr. **18 95 20**
 Beilagen-Nr.

Planinhalt **Bestand** Maßstab **1:100**
Belebungsbecken 1+2, Grundriss und Schnitte Blattgröße **A2**
 Plotdatei

Entwurfsverfasser **GFM**
 GFM Bau- und Umweltingenieure GmbH
 Akademiestr. 7
 80799 München
 Tel: 089-380178-0
 Fax: 089-380178-30
 info@gfm.com
 http://www.gfm.com

entworfen **Nov. 20** Gb
 gezeichnet **Nov. 20** Br
 geprüft **Nov. 20** Gb
München, den