


Draufsicht

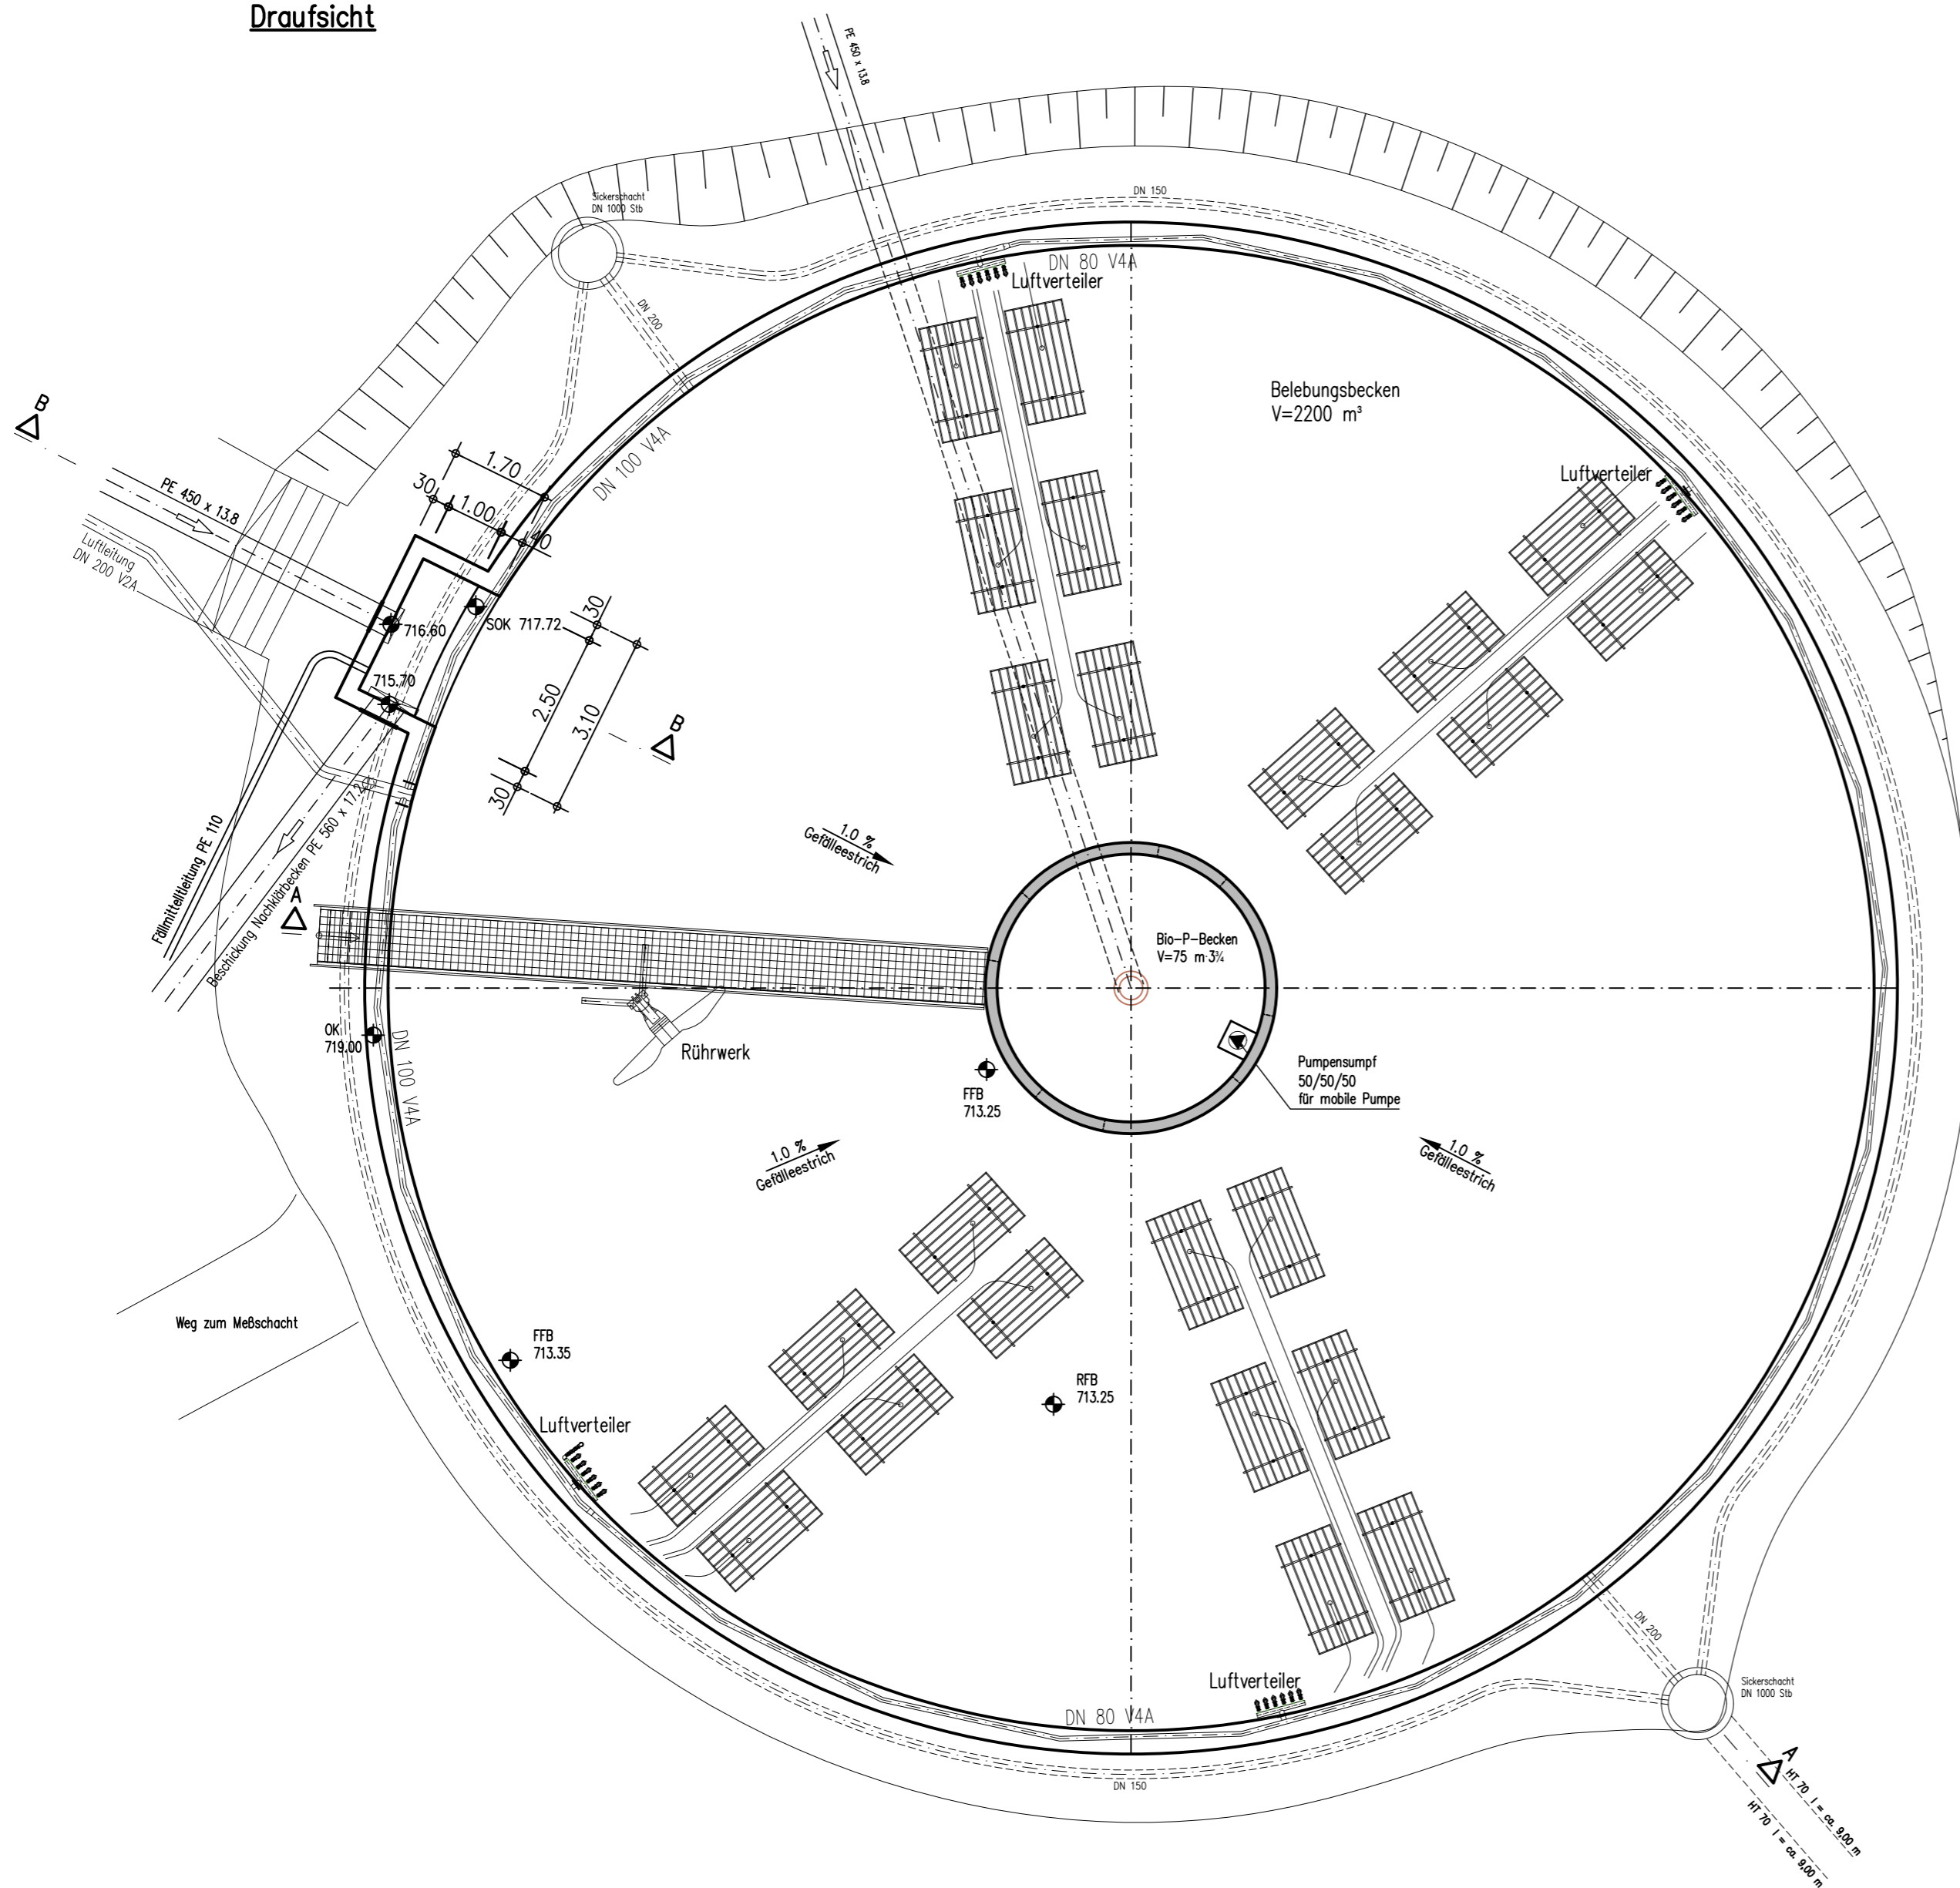

04			
03			
02			
01			
Index	Datum	Name	Bemerkung

Bauherr **AV Lechbruck-Bernbeuren**

Projekt **Erweiterung der Kläranlage Lechbruck**

Projekt-Nr. 18 95 20
 Beilagen-Nr.
 Plan-Nr. 4-BW-KA-006-00

Planinhalt **Bestand**
 Belebungsbecken 3, Grundriss

Maßstab 1:100
 Blattgröße A2
 Plotdatei

Entwurfsverfasser

GFM

GFM Bau- und
 Umweltingenieure GmbH
 Akademiestr. 7
 80799 München
 Tel: 089-380178-0
 Fax: 089-380178-30
 info@gfm.com
 http://www.gfm.com

entworfen Nov. 20 Gb
 gezeichnet Nov. 20 Br
 geprüft Nov. 20 Gb

München, den